


给排水 PLUMBING		暖通 HEATING	
建筑 ARCH		机械 MECHANICAL	
结构 STRUCT		环境 ENVIRONMENT	
电气 ELEC		燃气 FUEL GAS	

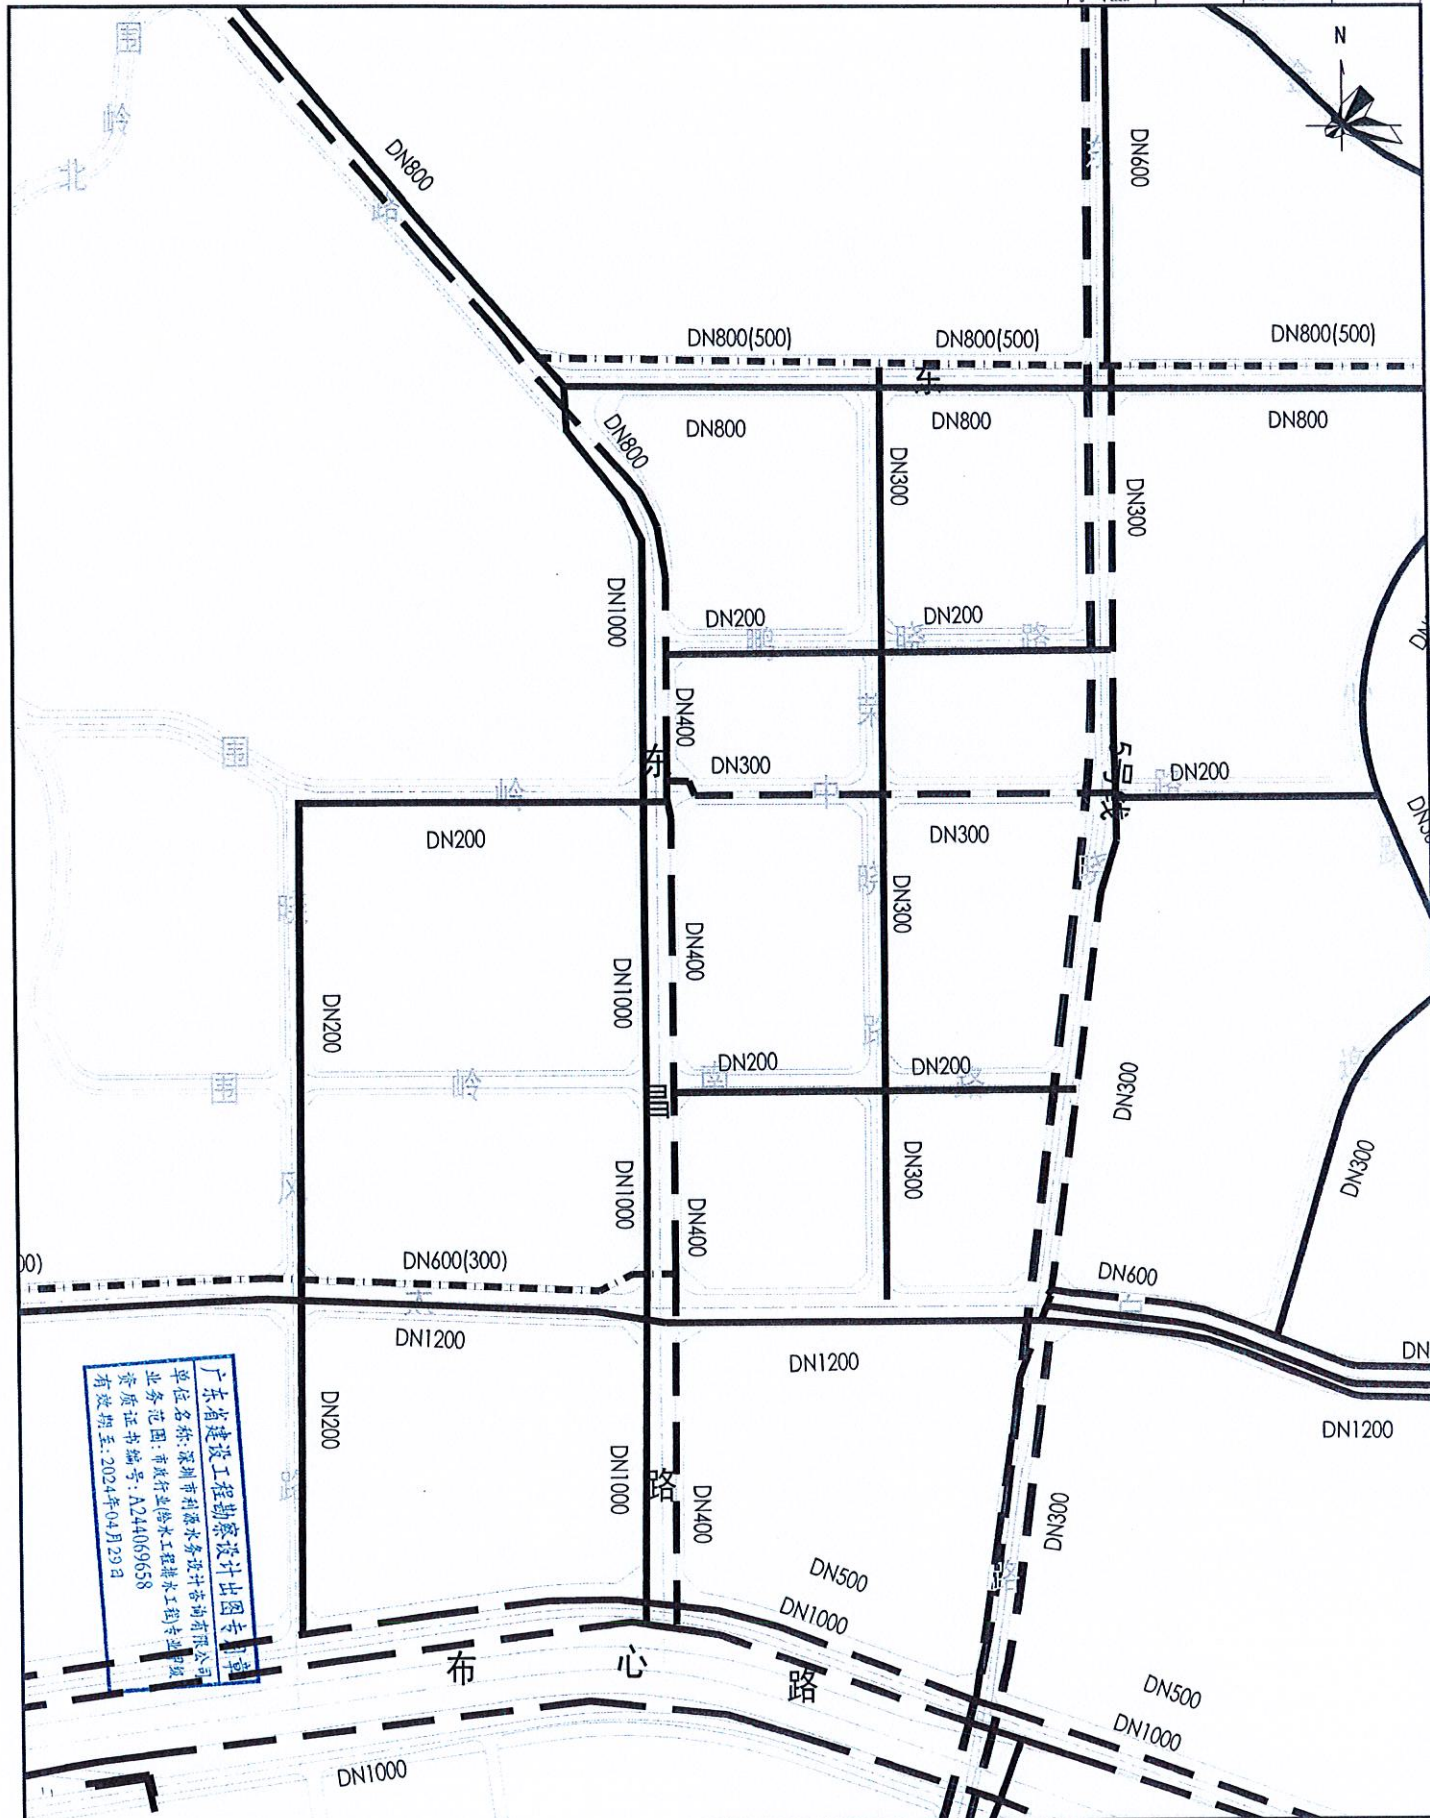

广东省建设工程勘察设计院有限公司
单位名称: 深圳市利源水务设计咨询有限公司
业务范围: 市政行业(给水工程)专业甲级
资质证书编号: A244069658
有效期至: 2024年04月29日

- 现状给水管道
- 规划改扩建给水管道
- 规划新建给水管道

深圳市利源水务设计咨询有限公司 SHENZHEN LILYUAN WATER DESIGN & CONSULTATION CO., LTD.				罗湖区东昌路(布心路至东岭路)给水管改造工程			
现状和规划给水管线平面布置图							
审定 APPROVED BY	冯霞	设计 DESIGNED BY	李强	审核 CHECKED BY	李强	工程编号 PROJECT NO.	17LH-J-08
项目负责人 PROJECT LEADER	李强	制图 DRAWN BY	李强	校对 CHECKED BY	李强	施工图 DRAWING NO.	水施-04
审定人 CHECKED BY	李强	比例 SCALE	1:2000	图号 DRAWING NO.	水施-04	版本号 REVISION	0